

ORIENTACJA:



MAPA DO CELÓW PROJEKTOWYCH

powstała na bazie mapy zasadniczej

Układ poziomy: 2000/s7

Układ wysokościowy: PL-EVRF2007-NH

Miejscowość: Nawsie

Jedn. ewid.: 181505_2 Wielopole Skrz.

Obręb ewid.: 0004, Nawsie

Arkusz: 7.122.26.05.2.3, 4

Skala 1:500

Nr rej. zgłoszenia: WG-WGO.6640.1634.2022

Opracowano dnia 01-08-2022r

Służebności mające wpływ na zagospodarowanie działki

- nie badano ze względu na liniowy charakter inwestycji

Mapa aktualna na dzień: 01-08-2022r.

w zakresie oznaczonym linią przerywaną.


Wykonawca:

USŁUGI GEODEZYJNE

Piotr Bród
39-100 Ropczyce, ul. Zielona 34a
NIP 8181296295 Regon 366921311
tel. 606 706 934

GEODETA UPRAWNIONY
Inż. Piotr Bród
uprawnienia zawodowe nr 19184
zakres: 1 i 2
(podpisano podpisem elektronicznym)

Poświadczam, że niniejszy dokument został opracowany w wyniku prac geodezyjnych i kartograficznych, których rezultaty zawiera operat techniczny pozytywnie zweryfikowany. Jednocześnie informuję, że jestem świadomy odpowiedzialności karnej za złożenie fałszywego oświadczenia.	
Identyfikator zgłoszenia prac geodezyjnych	WG-WGO.6640.1634.2022
Organ służby geodezyjnej, który otrzymał zgłoszenie	Starosta Ropczycko-Sędziszowski
Wykonawca prac geodezyjnych	USŁUGI GEODEZYJNE Piotr Bród
Nr sporządzenia dokumentu zawierającego wynik pozytywnej weryfikacji	WG-WGO.6640.1634.2022_1
Data sporządzenia dokumentu zawierającego wynik pozytywnej weryfikacji	17-08-2022r.
Imię i nazwisko oraz nr uprawnień zawodowych kierownika prac	Piotr Bród, 19184

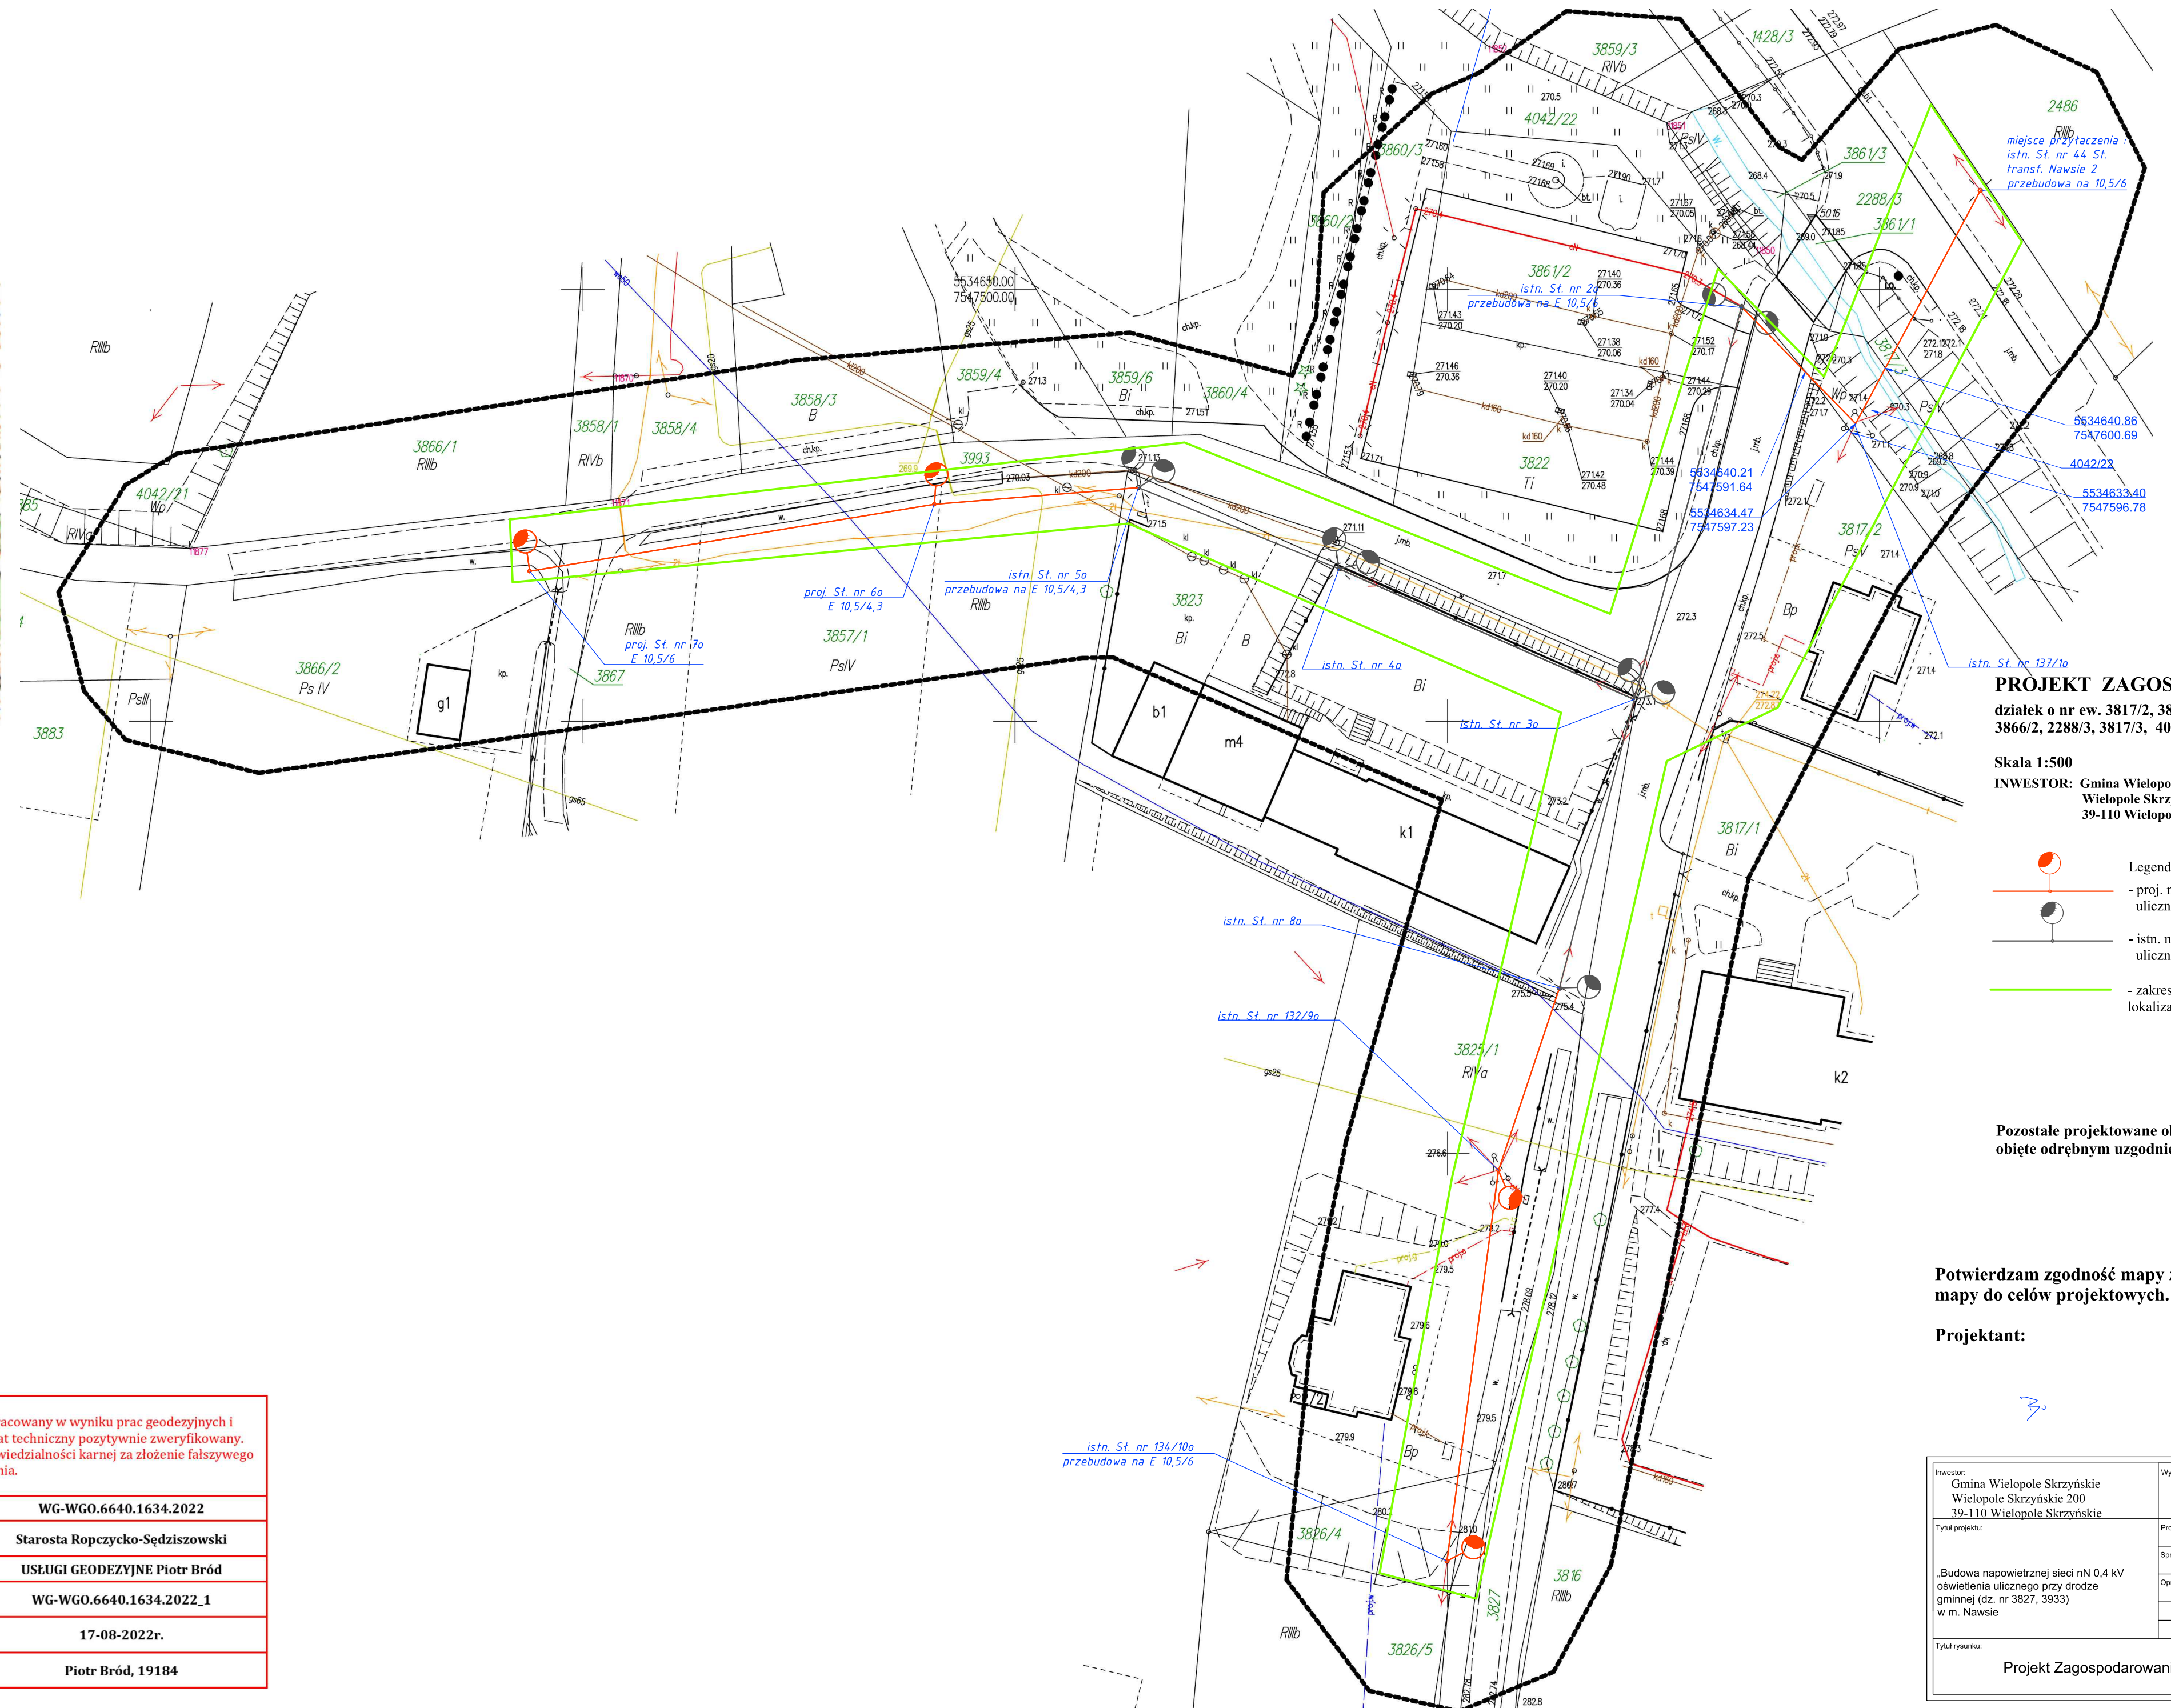

PROJEKT ZAGOSPODAROWANIA
działek o nr ew. 3817/2, 3827, 3826/4, 3825/1, 3823/2, 3861/2, 3857/1, 3867, 3866/2, 2288/3, 3817/3, 4042/22 położonych w m. Nawsie

Skala 1:500
INWESTOR: Gmina Wielopole Skrzyńskie
Wielopole Skrzyńskie 200
39-110 Wielopole Skrzyńskie

- Legenda:
- proj. napowietrzna sieć oświetlenia ulicznego AsXSn 2x25mm²
 - istn. napowietrzna sieć oświetlenia ulicznego AsXSn 2x25mm²
 - zakres inwestycji objęty decyzją o ustaleniu lokalizacji inwestycji celu publicznego

Pozostałe projektowane obiekty budowlane zostały objęte odrębnym uzgodnieniem i pozwoleniem na budowę.

Potwierdzam zgodność mapy z oryginałem mapy do celów projektowych.

Projektant:

Inwestor: Gmina Wielopole Skrzyńskie Wielopole Skrzyńskie 200 39-110 Wielopole Skrzyńskie	Wykonawca: Zakład Usługowo-Remontowy ELMIX Sp. z o.o. ul. Miejska 6, 39-100 Ropczyce
Tytuł projektu: „Budowa napowietrznej sieci nN 0,4 kV oświetlenia ulicznego przy drodze gminnej (dz. nr 3827, 3933) w m. Nawsie”	Projektant: mgr inż. Piotr Przywara upr. bud. nr PDK/0010/PW/OE/15 Sprawdzający: mgr inż. Leszek Kubik upr. bud. nr PDK/0081/PW/OE/14
Tytuł rysunku: Projekt Zagospodarowania Terenu	Data: 2023-05 Skala: 1:500 Nr rysunku: 1

